


LOKALIZACJA:

SKALA 1:500

Jedn. ewid.: 302707\_5 Tuliszków  
Obręb: 0015 Wróblina

DEMONTAŻ ISTNIEJĄCYCH PRZEWODÓW  
NAPOWIETRZNYCH SN-15KV.

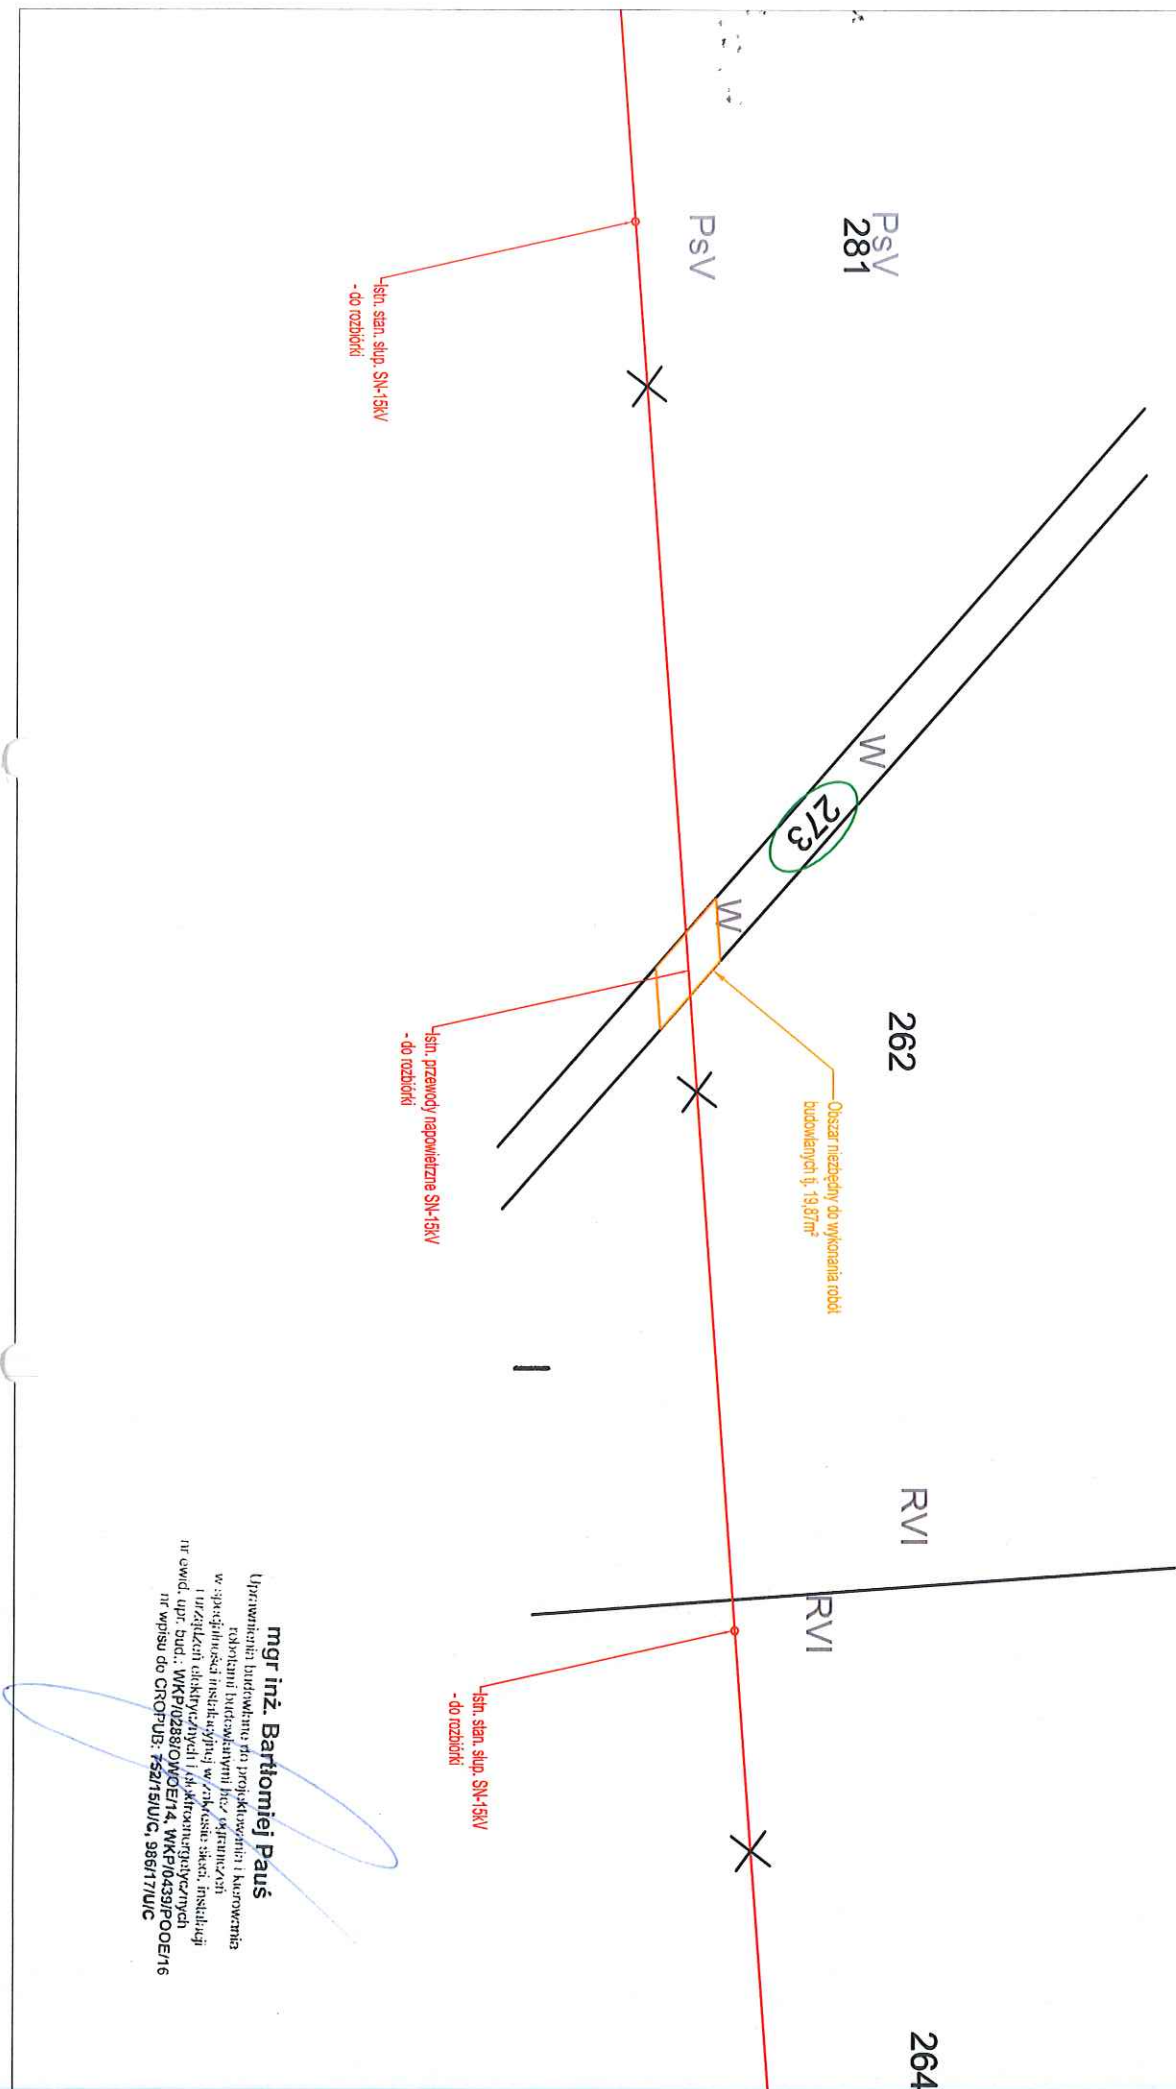

**mgr inż. Bartłomiej Pauś**

Upewnienie budowlane po projekcie i kierownika  
robotami budowlanymi bez skrajności  
w sprawie instalacji elektrycznych w obiektach  
inżynierskich elektrycznych i skrajności  
nr ewid. upr. bud.: WKP/0288/OWOETA, WKP/0439/POOEN/6  
nr wpisu do CROF PUB: 752/19/UC, 986/17/UC