

załącznik nr 2 do decyzji
nr GN. 6821.035.2020

MAPA DO CELÓW PROJEKTOWYCH

Oznaczenie kancelaryjne zgłoszenia pracy geodezyjnej : GEOŚ.6640.877.2020

Jednostka ewidencyjna :

a) identyfikator : 302706_2

b) nazwa : PRZYKONA

Obreń ewidencyjny :

a) identyfikator : 0008, 0012

b) nazwa : GAŚIN, KACZKI PLASTOWE

Skala mapy : 1:500

Godło mapy : 6.167.25.05.2, 6.167.25.05.4, 6.167.25.10.2, 6.167.25.10.4

Nazwa układu współrzędnych :

a) prostokątnych płaskich : 2000 strefa 6

b) układu wysokości : Kronsztadt 86

Oznaczenie granic obszaru, który był przedmiotem aktualizacji :

Informacja o służebnościach gruntowych mających wpływ na zagospodarowanie gruntów, zaktualizowanych w granicach projektowanej inwestycji : Mapa do celów projektowych została wykonana bez ustalenia obciążeń służebnościami gruntowymi ujawnionymi w księdze wieczystej.

Data opracowania mapy : 15-12-2020 r.

WYKONAWCA :


Usługi Geodezyjne "PRO-GEO"
mgr inż. Wojciech Zajęczkowski
62-708 Turów, ul. Tomiły Składkowskiej 19
NIP 668-102-28-90 REGON 310121867
Tel. 800 194 794

mgr inż. Wojciech Zajęczkowski

GEODETA UPRAWNIONY
Przepr. 10292

mgr inż. Tomasz Balcerzak
Upr. Bud. nr LOD/3315/PWBE/17
Projektowanie i kierowanie robotami budowlanymi bez ograniczeń w specjalności instalacyjnej w zakresie sieci, instalacji urządzeń elektrycznych i elektroenergetycznych

Powierzchnia ograniczenia działki nr 169 wyniesie 1m x 5,70m = 5,70m² na potrzeby budowy odcinka linii kablowej SN 20kV i linii telekomunikacyjnej Ts

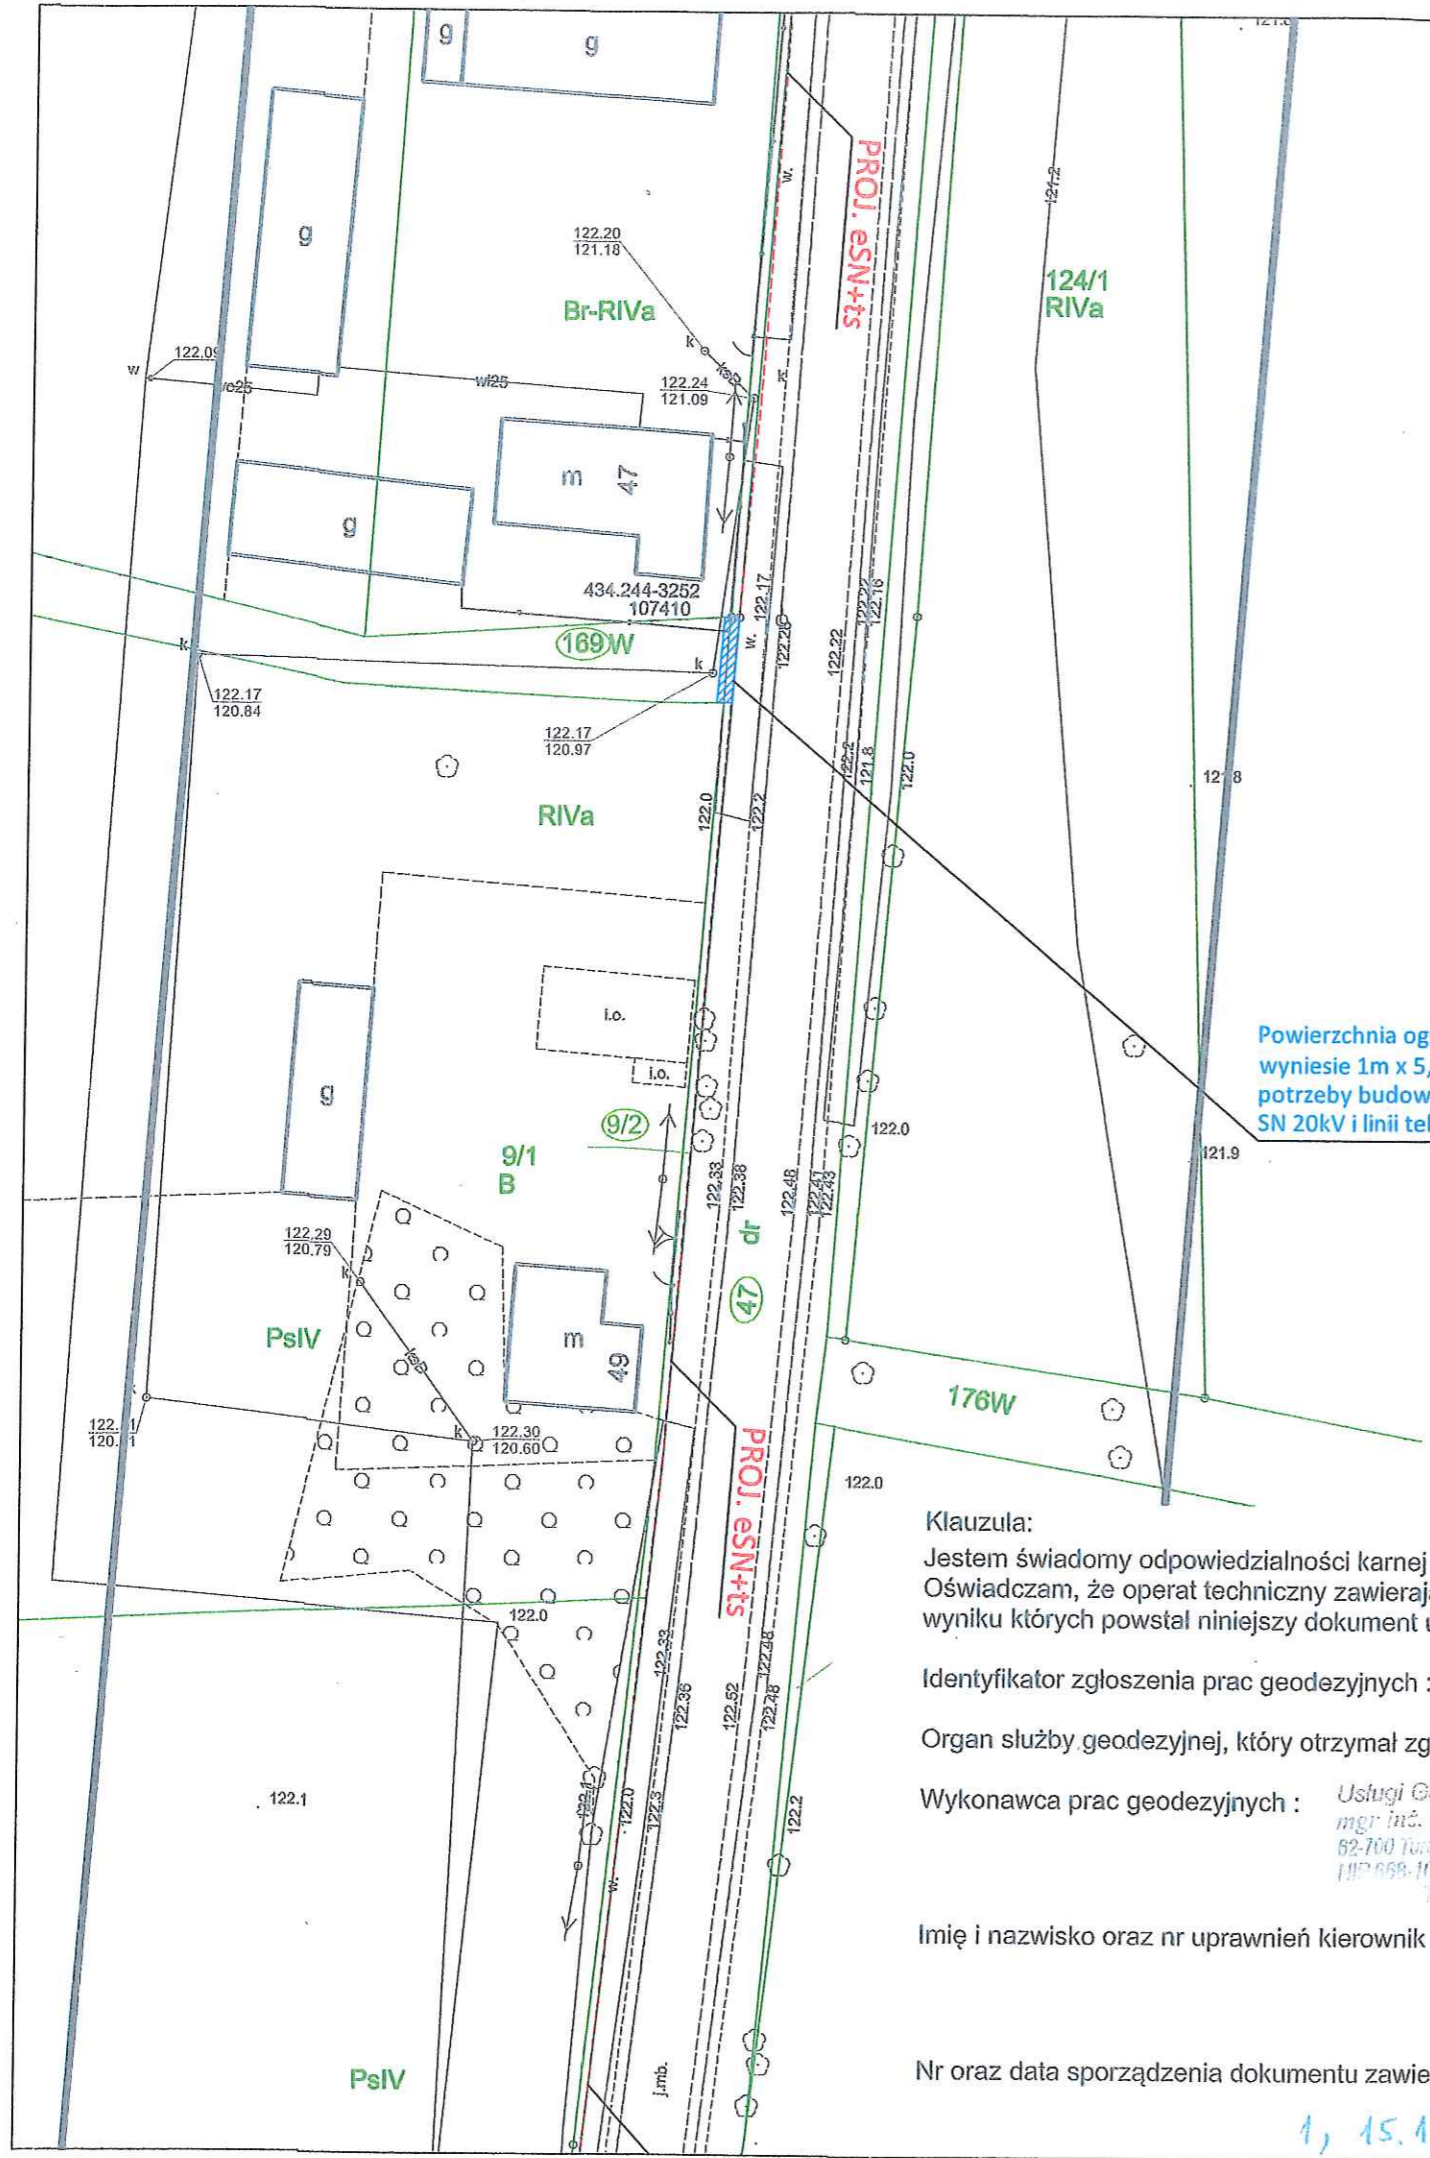

Klauzula:

Jestem świadomy odpowiedzialności karnej za złożenie fałszywych oświadczeń. Oświadczam, że operat techniczny zawierający rezultaty prac geodezyjnych w wyniku których powstał niniejszy dokument uzyskał pozytywny wynik weryfikacji.

Identyfikator zgłoszenia prac geodezyjnych : GEOŚ.6640.877.2020

Organ służby geodezyjnej, który otrzymał zgłoszenie : Starosta Powiatu Tureckiego

Wykonawca prac geodezyjnych : Usługi Geodezyjne "PRO-GEO"
mgr inż. Wojciech Zajęczkowski
62-708 Turów, ul. Tomiły Składkowskiej 19
NIP 668-102-28-90 REGON 310121867
Tel. 800 194 794

Imię i nazwisko oraz nr uprawnień kierownik prac : mgr inż. Tomasz Balcerzak
GEODETA UPRAWNIONY
Przepr. 10292

Nr oraz data sporządzenia dokumentu zawierającego pozytywny wynik weryfikacji :

1, 15.12.2020 r.

LEGENDA

- PROJ. eSN+ts - Proj. elektroenergetyczna linia kablowa SN 20kV 3x XRUHAKXS 1x240mm²/50mm² (12/20kV) + światłowód nad kablem w jednym wykopie w rurze osłonowej Ø=40mm wzdłuż całej trasy
- Granice działek
- Numery działek objętych realizacją inwestycji

ENRISOL ENERGY FOR YOU AND THE WORLD ENRISOL Tomasz Balcerzak ul. Krzemieniecka 18A lok. 7, 94-017 Łódź		Tel. 697-167-889 biuro@enrisol.net.pl	Investor: Elektrownie Wiatrowe Dobra Sp. z o. o.	Stadium: Projekt Budowlany
Temat: Budowa elektr. linii kablowej SN 20kV linii telekomunikacyjnej Ts oraz kontenerowej stacji transf. dla potrzeb przyłączenia OZE		Tytuł: Projekt zagospodarowania terenu		
Projektował:	mgr inż. Tomasz Balcerzak	upr. nr LOD/3315/PWBE/17	<i>Balcerzak</i>	
Sprawdził:				
Projektował:				
Sprawdził:				
Data: 06.2021	Nr arch. projektu: 2/E/TB/2020	Format: A3	Skala: 1:500	Nr rys.: E-01b