

MAPA DO CELÓW PROJEKTOWYCH

Oznaczenie kancelaryjne zgłoszenia pracy geodezyjnej : GEOŚ.6640.877.2020

Jednostka ewidencyjna :

a) identyfikator : 302706_2

b) nazwa : PRZYKONA

Obwód ewidencyjny :

a) identyfikator : 0008, 0012

b) nazwa : GAŚIN, KACZKI PLASTOWE

Skala mapy : 1:500

Godło mapy : 6.167.25.05.2, 6.167.25.05.4, 6.167.25.10.2, 6.167.25.10.4

Nazwa układu współrzędnych :

a) prostokątnych płaskich : 2000 strefa 6

b) układu wysokości : Kronsztadt 86

Oznaczenie granic obszaru, który był przedmiotem aktualizacji :

Informacja o służebnościach gruntowych mających wpływ na zagospodarowanie gruntów,

zaktualizowanych w granicach projektowanej inwestycji : Mapa do celów projektowych

została wykonana bez ustalenia obciążeń służebnościami gruntowymi ujawnionymi w księdze wieczystej.

Data opracowania mapy : 15-12-2020 r.


WYKONAWCA :

Usługi Geodezyjne "PRO-GEO"
mgr inż. Wojciech Zajęczkowski
62-708 Turek, ul. Tamy Sładkowskiej 19
NIP 668-102-28-90 REGON 310121867
Tel. 699 194 794

mgr inż. Wojciech Zajęczkowski

GEODETA UPRAWNIONY
Nr upr. 10292

mgr inż. Tomasz Balcerzak
Upr. Bud. nr LOD/3315/PWBE/17
Projektowanie i kierowanie robotami budowlanymi
bez ograniczeń w specjalności instalacyjnej
w zakresie sieci, instalacji i urządzeń
elektrycznych i elektroenergetycznych

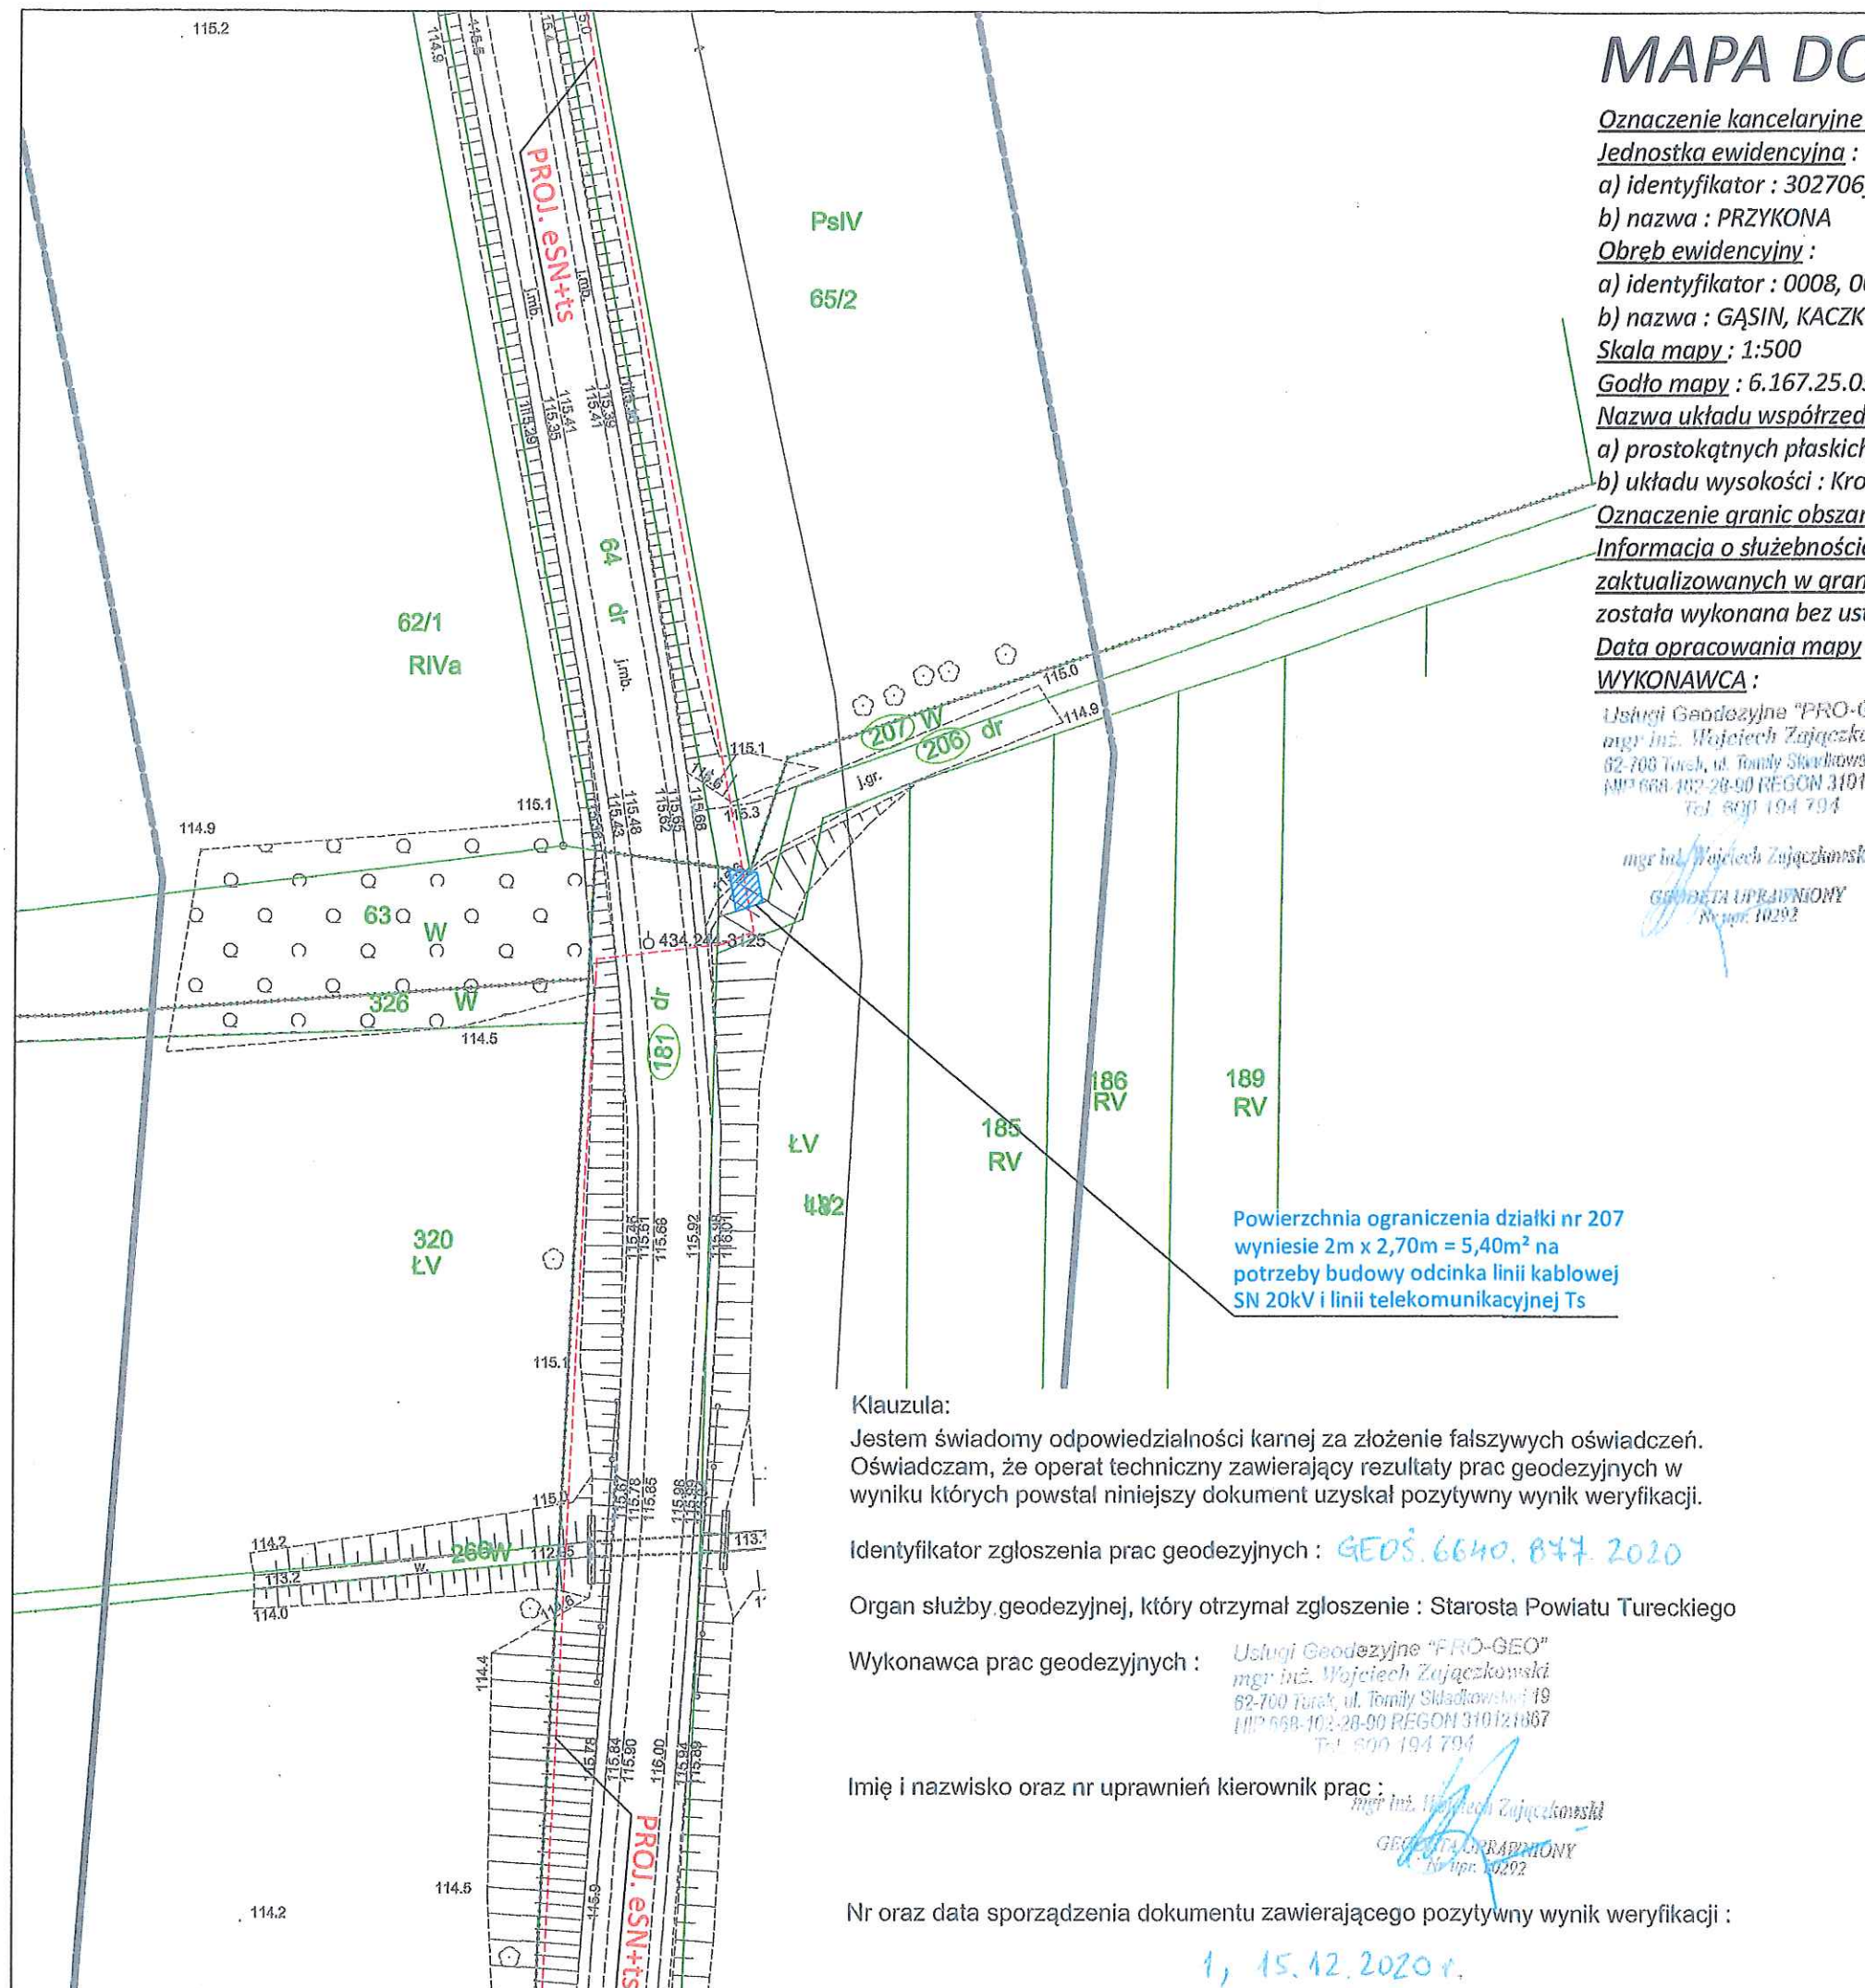

Powierzchnia ograniczenia działki nr 207
wyniesie 2m x 2,70m = 5,40m² na
potrzeby budowy odcinka linii kablowej
SN 20kV i linii telekomunikacyjnej Ts

Klauzula:
Jestem świadomy odpowiedzialności karnej za złożenie fałszywych oświadczeń.
Oświadczam, że operat techniczny zawierający rezultaty prac geodezyjnych w
wyniku których powstał niniejszy dokument uzyskał pozytywny wynik weryfikacji.

Identyfikator zgłoszenia prac geodezyjnych : GEOŚ.6640.877.2020

Organ służby geodezyjnej, który otrzymał zgłoszenie : Starosta Powiatu Tureckiego

Wykonawca prac geodezyjnych : Usługi Geodezyjne "PRO-GEO"
mgr inż. Wojciech Zajęczkowski
62-708 Turek, ul. Tamy Sładkowskiej 19
NIP 668-102-28-90 REGON 310121867
Tel. 699 194 794

Imię i nazwisko oraz nr uprawnień kierownik prac :
mgr inż. Wojciech Zajęczkowski
GEODETA UPRAWNIONY
Nr upr. 10292

Nr oraz data sporządzenia dokumentu zawierającego pozytywny wynik weryfikacji :

1, 15.12.2020 r.

LEGENDA	
PROJ. eSN+ts	- Proj. elektroenergetyczna linia kablowa SN 20kV 3x XRUHAKXS 1x240mm ² /50mm ² (12/20kV) + światłowód nad kablem w jednym wykopie w rurze osłonowej Ø=40mm wzdłuż całej trasy
	- Granice działek
(207)	- Numery działek objętych realizacją inwestycji

ENRISOL ENERGY FOR YOU AND THE WORLD ENRISOL Tomasz Balcerzak ul. Krzemieniecka 18A lok. 7, 94-017 Łódź		Tel. 697-167-889 biuro@enrisol.net.pl	Inwestor: Elektrownie Wiatrowe Dobra Sp. z o. o.	Stadium: Projekt Budowlany
Temat: Budowa elektr. linii kablowej SN 20kV linii telekomunikacyjnej Ts oraz kontenerowej stacji transf. dla potrzeb przyłączenia OZE		Tytuł: Projekt zagospodarowania terenu		
Projektował:	mgr inż. Tomasz Balcerzak	upr. nr LOD/3315/PWBE/17	Balcerzak	
Sprawdził:				
Projektował:				
Sprawdził:				
Data: 06.2021	Nr arch. projektu: 2/E/TB/2020	Format: A3	Skala: 1:500	Nr rys.: E-01c