

MAPA DO CELÓW PROJEKTOWYCH

Oznaczenie kancelaryjne zgłoszenia pracy geodezyjnej : GEOS.6640.877.2020

Jednostka ewidencyjna :

a) identyfikator : 302706_2

b) nazwa : PRZYKONA

Obwód ewidencyjny :

a) identyfikator : 0008, 0012

b) nazwa : GAŚIN, KACZKI PLASTOWE

Skala mapy : 1:500

Godło mapy : 6.167.25.05.2, 6.167.25.05.4, 6.167.25.10.2, 6.167.25.10.4

Nazwa układu współrzędnych :

a) prostokątnych płaskich : 2000 strefa 6

b) układu wysokości : Kronsztadt 86

Oznaczenie granic obszaru, który był przedmiotem aktualizacji :

Informacja o służebnościach gruntowych mających wpływ na zagospodarowanie gruntów,

zaktualizowanych w granicach projektowanej inwestycji : Mapa do celów projektowych

została wykonana bez ustalenia obciążeń służebnościami gruntowymi ujawnionymi w księdze wieczystej.

Data opracowania mapy : 15-12-2020 r.


WYKONAWCA :

Usługi Geodezyjne "PRO-GEO"
mgr inż. Wojciech Zajęczkowski
62-700 Turek, ul. Tamilly Skłodowskiej 19
NIP 668-102-28-90 REGON 310121867
Tel. 500 194 794

mgr inż. Wojciech Zajęczkowski

GEODETA UPRAWNIONY
Nr upr. 10292

mgr inż. Tomasz Balcerzak
Upr. Bud. nr LOD/3315/PWBE/17
Projektowanie i kierowanie robotami budowlanymi
bez ograniczeń w specjalności instalacyjnej
w zakresie sieci, instalacji i urządzeń
elektrycznych i elektroenergetycznych

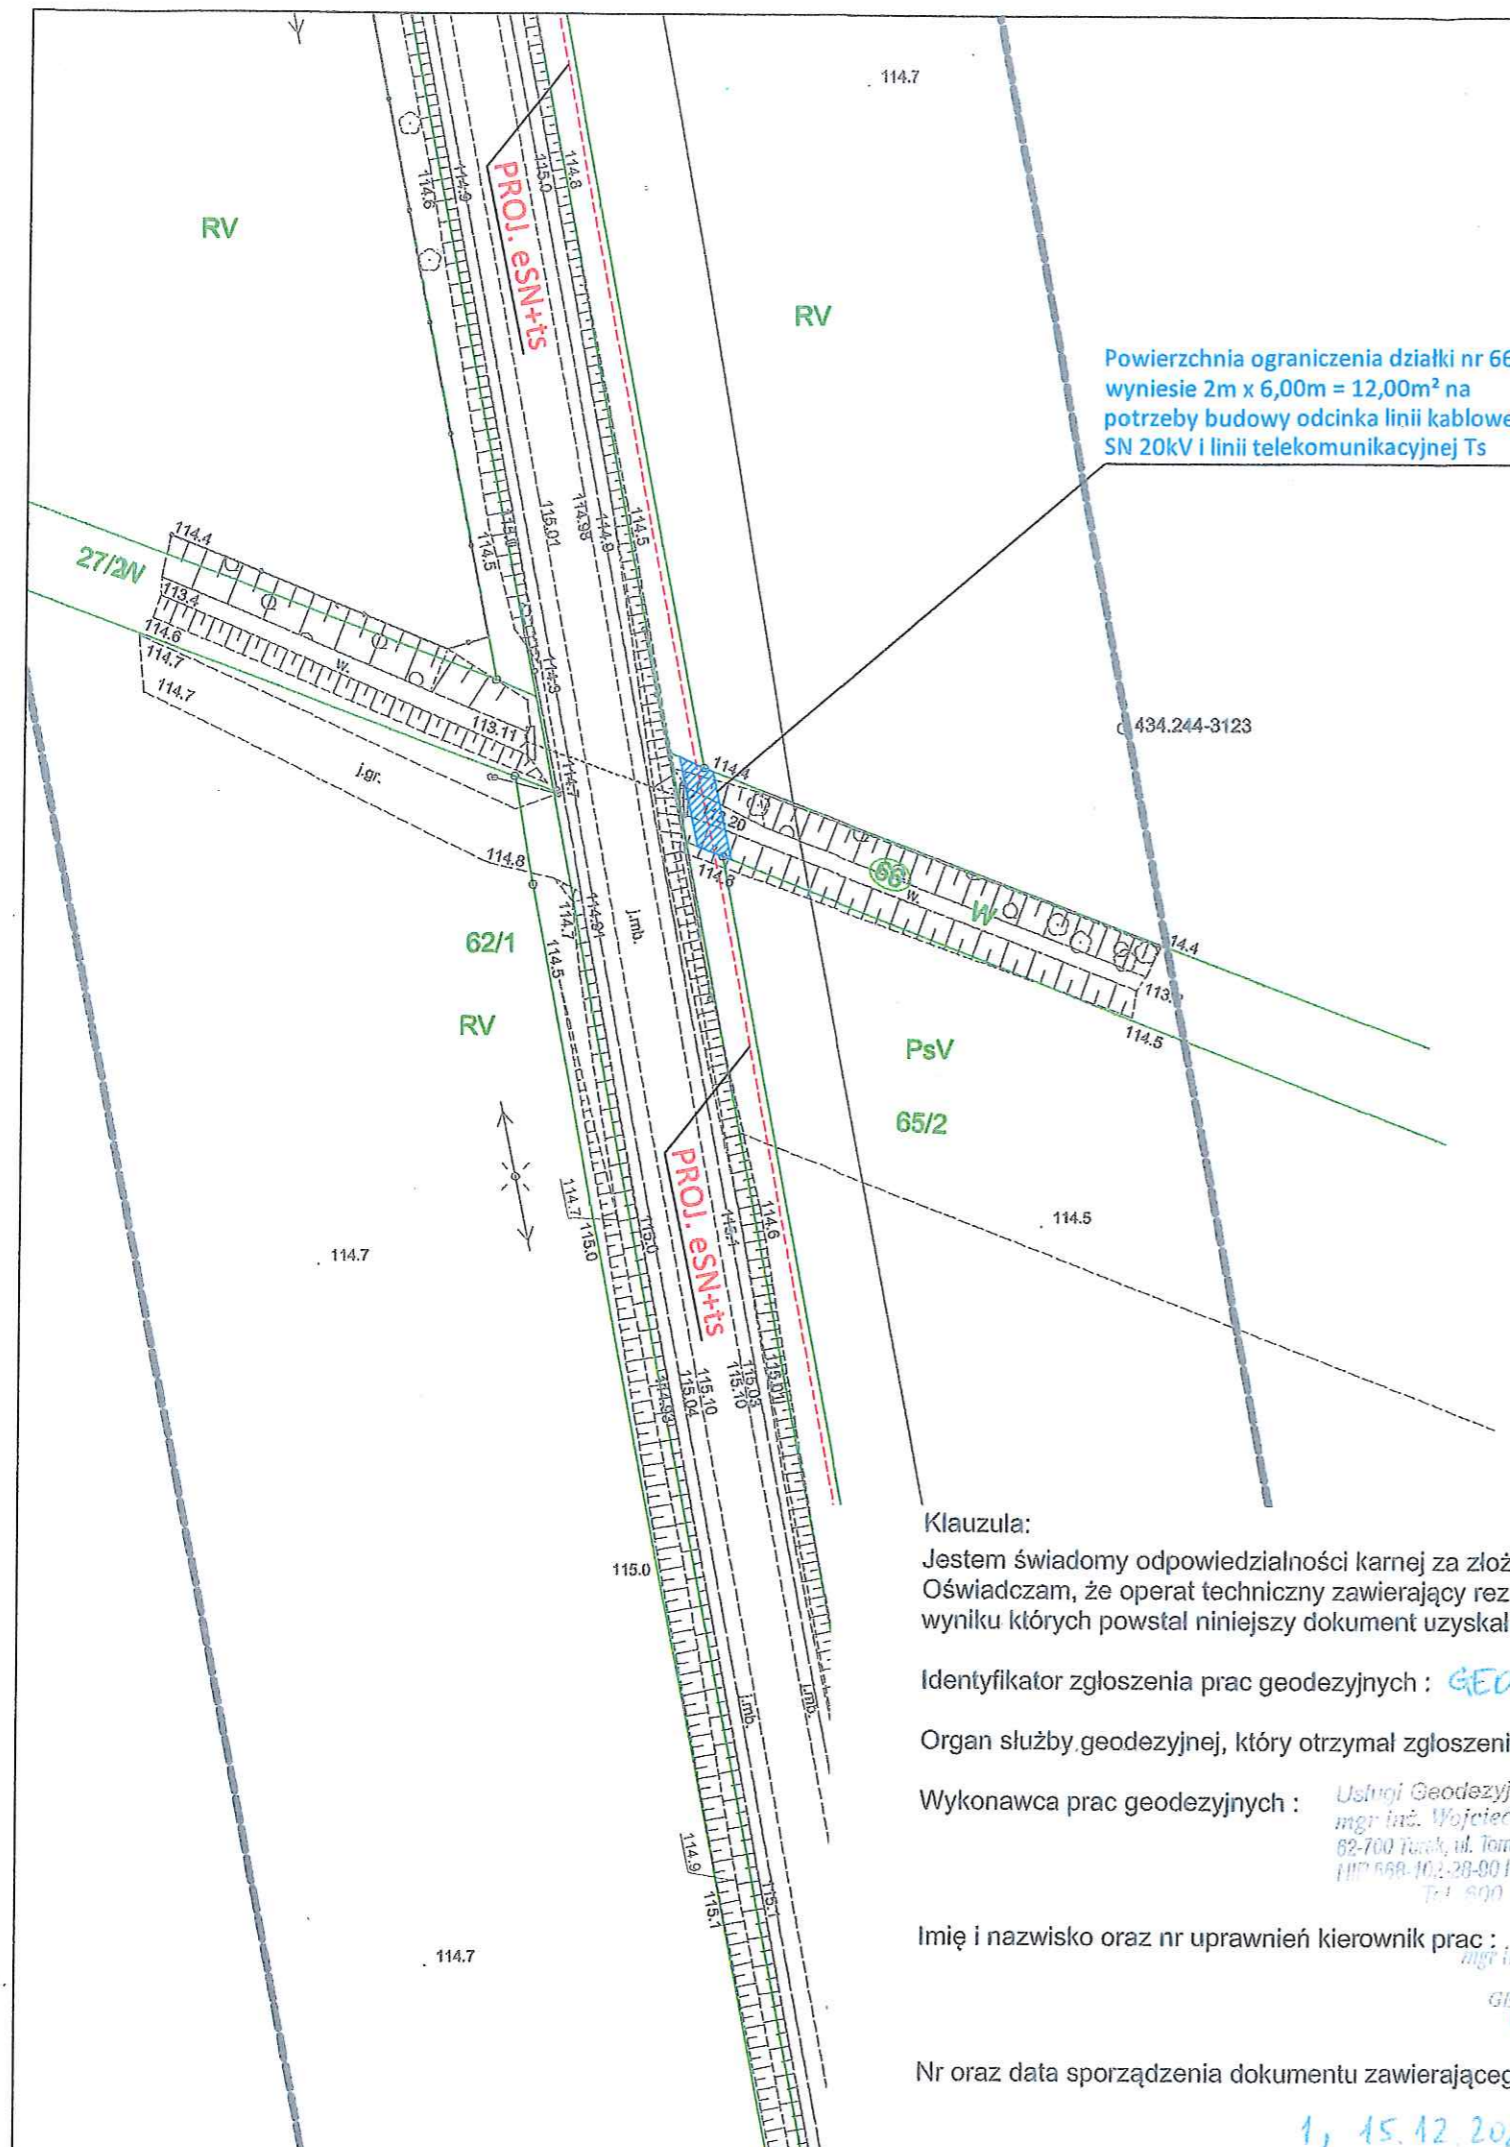

Powierzchnia ograniczenia działki nr 66
wyniesie 2m x 6,00m = 12,00m² na
potrzeby budowy odcinka linii kablowej
SN 20kV i linii telekomunikacyjnej Ts

Klauzula:

Jestem świadomy odpowiedzialności karnej za złożenie fałszywych oświadczeń. Oświadczam, że operat techniczny zawierający rezultaty prac geodezyjnych w wyniku których powstał niniejszy dokument uzyskał pozytywny wynik weryfikacji.

Identyfikator zgłoszenia prac geodezyjnych : **GEOS.6640.877.2020**

Organ służby geodezyjnej, który otrzymał zgłoszenie : Starosta Powiatu Tureckiego

Wykonawca prac geodezyjnych : Usługi Geodezyjne "PRO-GEO"
mgr inż. Wojciech Zajęczkowski
62-700 Turek, ul. Tamilly Skłodowskiej 19
NIP 668-102-28-90 REGON 310121867
Tel. 500 194 794

Imię i nazwisko oraz nr uprawnień kierownik prac : mgr inż. Wojciech Zajęczkowski

GEODETA UPRAWNIONY
Nr upr. 10292

Nr oraz data sporządzenia dokumentu zawierającego pozytywny wynik weryfikacji :

1, 15.12.2020 r.

LEGENDA

- PROJ. eSN+ts** - Proj. elektroenergetyczna linia kablowa SN 20kV 3x XRUHAKXS 1x240mm²/50mm² (12/20kV) + światłowód nad kablem w jednym wykopie w rurze osłonowej Ø=40mm wzdłuż całej trasy
- Granice działek
- 66** - Numery działek objętych realizacją inwestycji

| | | | | |
|---|--------------------------------|---|---|----------------------------------|
| ENRISOL ENERGY FOR YOU AND THE WORLD ENRISOL Tomasz Balcerzak ul. Krzemieniecka 18A lok. 7, 94-017 Łódź | | Tel. 697-167-889 biuro@enrisol.net.pl | Inwestor: Elektrownie Wiatrowe Dobra Sp. z o. o. | Stadium: Projekt Budowlany |
| Temat: Budowa elektr. linii kablowej SN 20kV linii telekomunikacyjnej Ts oraz kontenerowej stacji transf. dla potrzeb przyłączenia OZE | | Tytuł: Projekt zagospodarowania terenu | | |
| Projektował: | mgr inż. Tomasz Balcerzak | upr. nr LOD/3315/PWBE/17 | | |
| Sprawdził: | | | | |
| Projektował: | | | | |
| Sprawdził: | | | | |
| Data: 06.2021 | Nr arch. projektu: 2/E/TB/2020 | Format: A3 | Skala: 1:500 | Nr rys.: E-01.d |