


Załącznik nr 1 do decyzji  
Stareży Tureckiego z dn. 05.10.2022r  
nr. GK. 6811.0531.2022

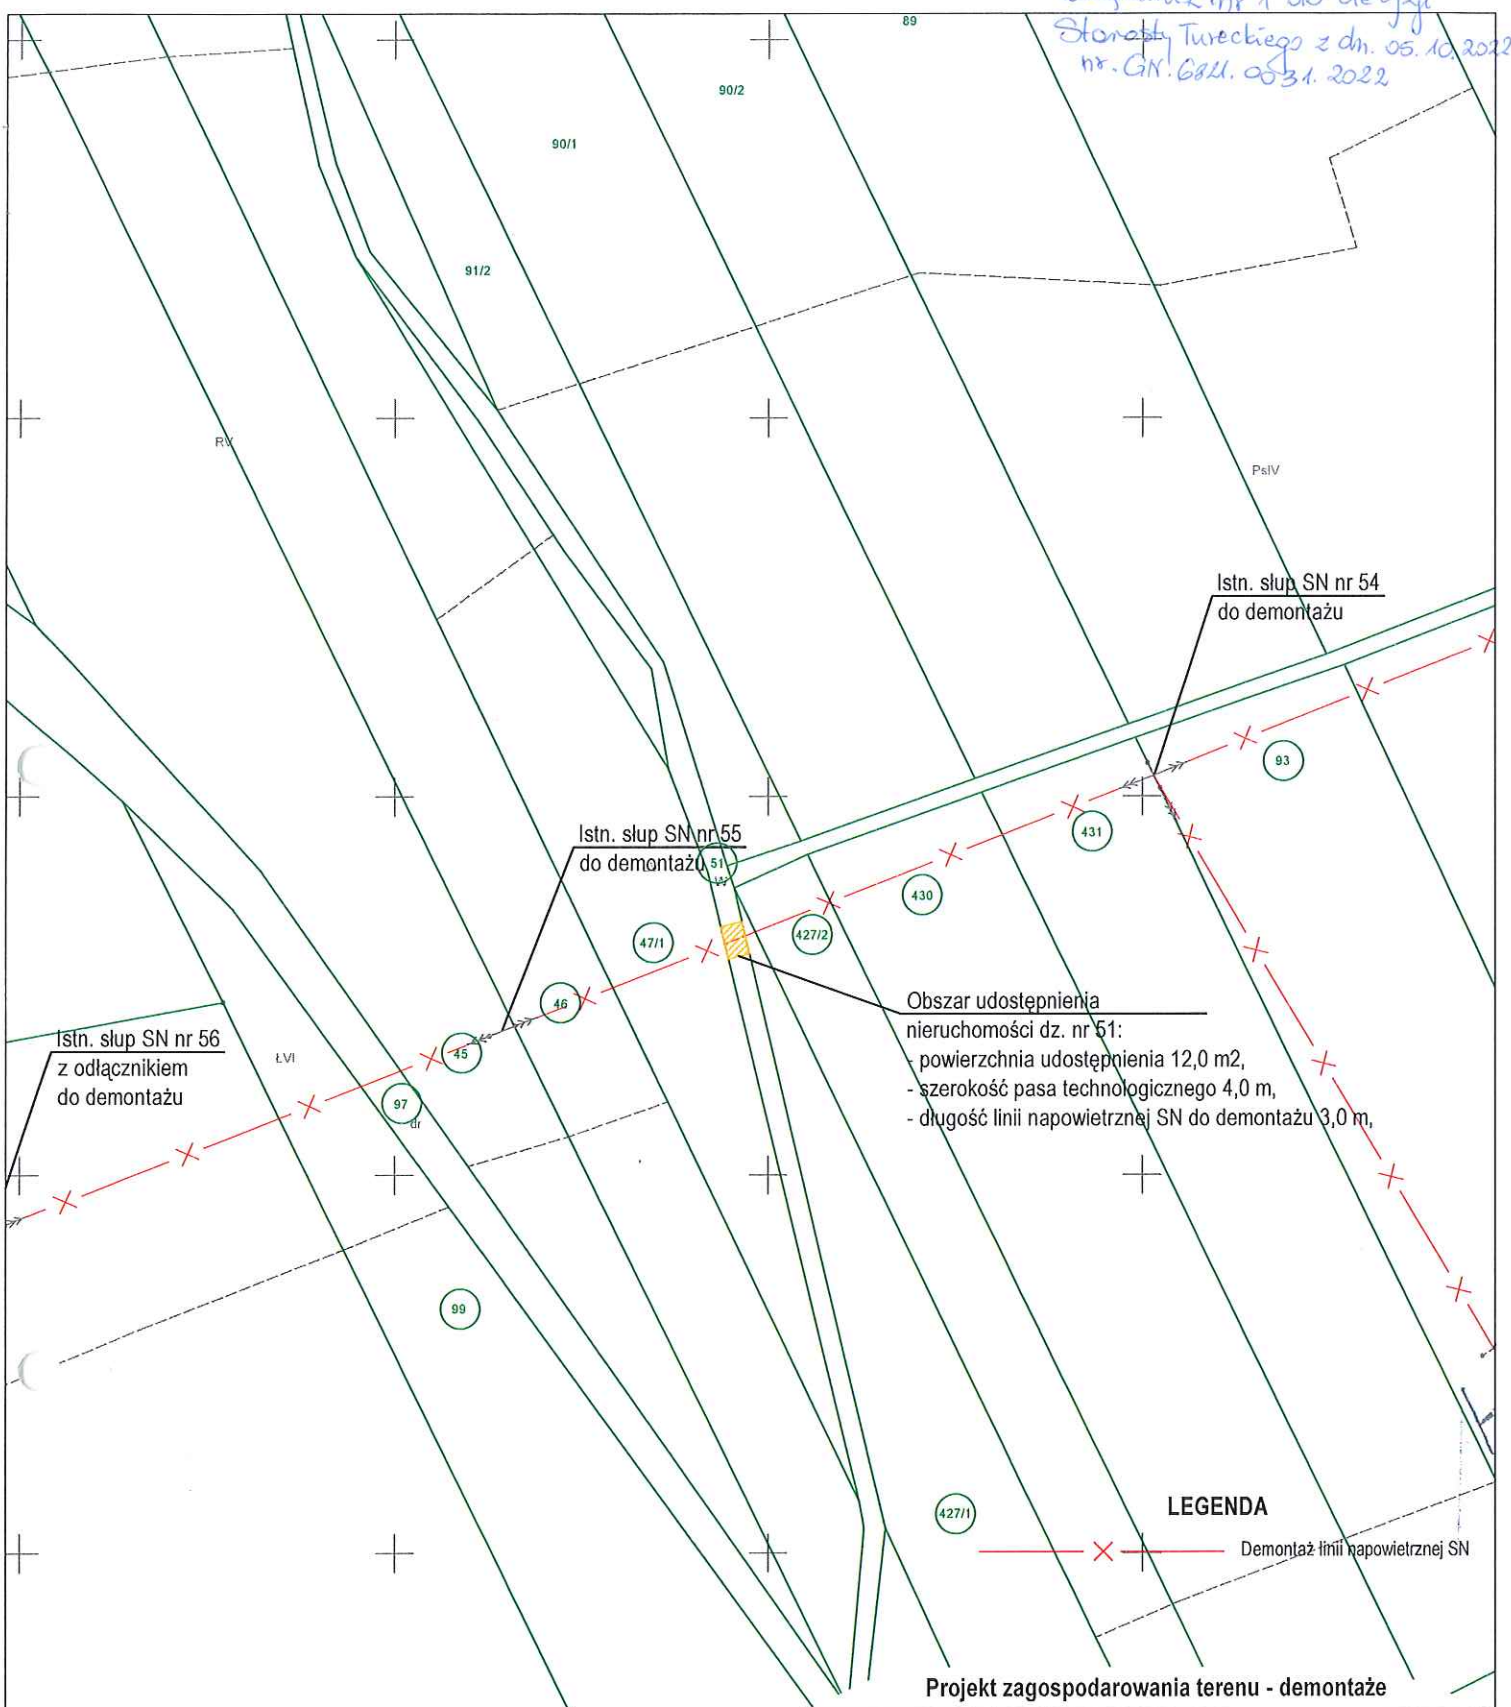


Obszar udostępnienia  
nieruchomości dz. nr 51:  
- powierzchnia udostępnienia 12,0 m<sup>2</sup>,  
- szerokość pasa technologicznego 4,0 m,  
- długość linii napowietrznej SN do demontażu 3,0 m,

**Projekt zagospodarowania terenu - demontaże**

|  |   |   |  |
|--|---|---|--|
|  |   | ELMONT s.c.<br>Michałów Drugi 32A, 62-860 Opatówek<br>tel/fax +48 62 761 99 55, tel. +48 62 761 93 33   |  |
|  |   | <b>TEMAT:</b> Budowa linii kablowych średniego napięcia, linii kablowych niskiego napięcia i stacji transformatorowych SN/nN wraz z demontażem linii napowietrznych SN i nN w m. Dzierżbki gm. Kawęczyn |  |
| <b>STADIUM:</b>  | PROJEKT BUDOWLANY   | PODPISY   | UMOWA KJ01650/20<br>OBI OBMBS/46/18739<br>WP 196/0/2018/48MZE<br>ST. 60267, 60382                      |
| <b>PROJEKTANT:</b>   | mgr inż. Katarzyna Wójcik<br>upr. nr LOD/4216/PWBE/20<br>spec. instalacyjna w zakresie sieci, instalacji i urządzeń elektrycznych i elektroenergetycznych   |    | INWESTOR<br>Energa Operator SA   |
| <b>ASYSTENCI:</b>  | mgr inż. Bartłomiej Łaniduch  |    |  |
| <b>ADRES</b>   | Nr jednostki ewid. 302704_2 - Grzina Kawęczyn, obręb nr 0305 Dzierżbki<br>m. Dzierżbki gm. Kawęczyn, dz. nr 79, 81, 84, 87, 92, 93, 429, 336, 244, 173, 172, 171, 165, 168,<br>162, 148, 133, 131/1, 132, 128/2, 128/3, 120, 119, 118/1, 99, 97, 45, 46, 47/1, 51, 427/1, 427/2, 430, 431 |   | OBIEKT linie kablowe SN<br>linie kablowe nN<br>stacja transformatorowa SN/nN<br>kategoria obiektu XXVI |
| <b>BRANŻA:</b> ELEKTRYCZNA   | <b>DATA:</b> Czerwiec 2022  | <b>SKALA:</b> 1:1000  | NR RYS:<br><b>D-02</b>   |

Załącznik nr 2 do decyzji  
 Starosty Turzckiego z dn. 05.10.2022  
 nr GN. 6821.0031.2022

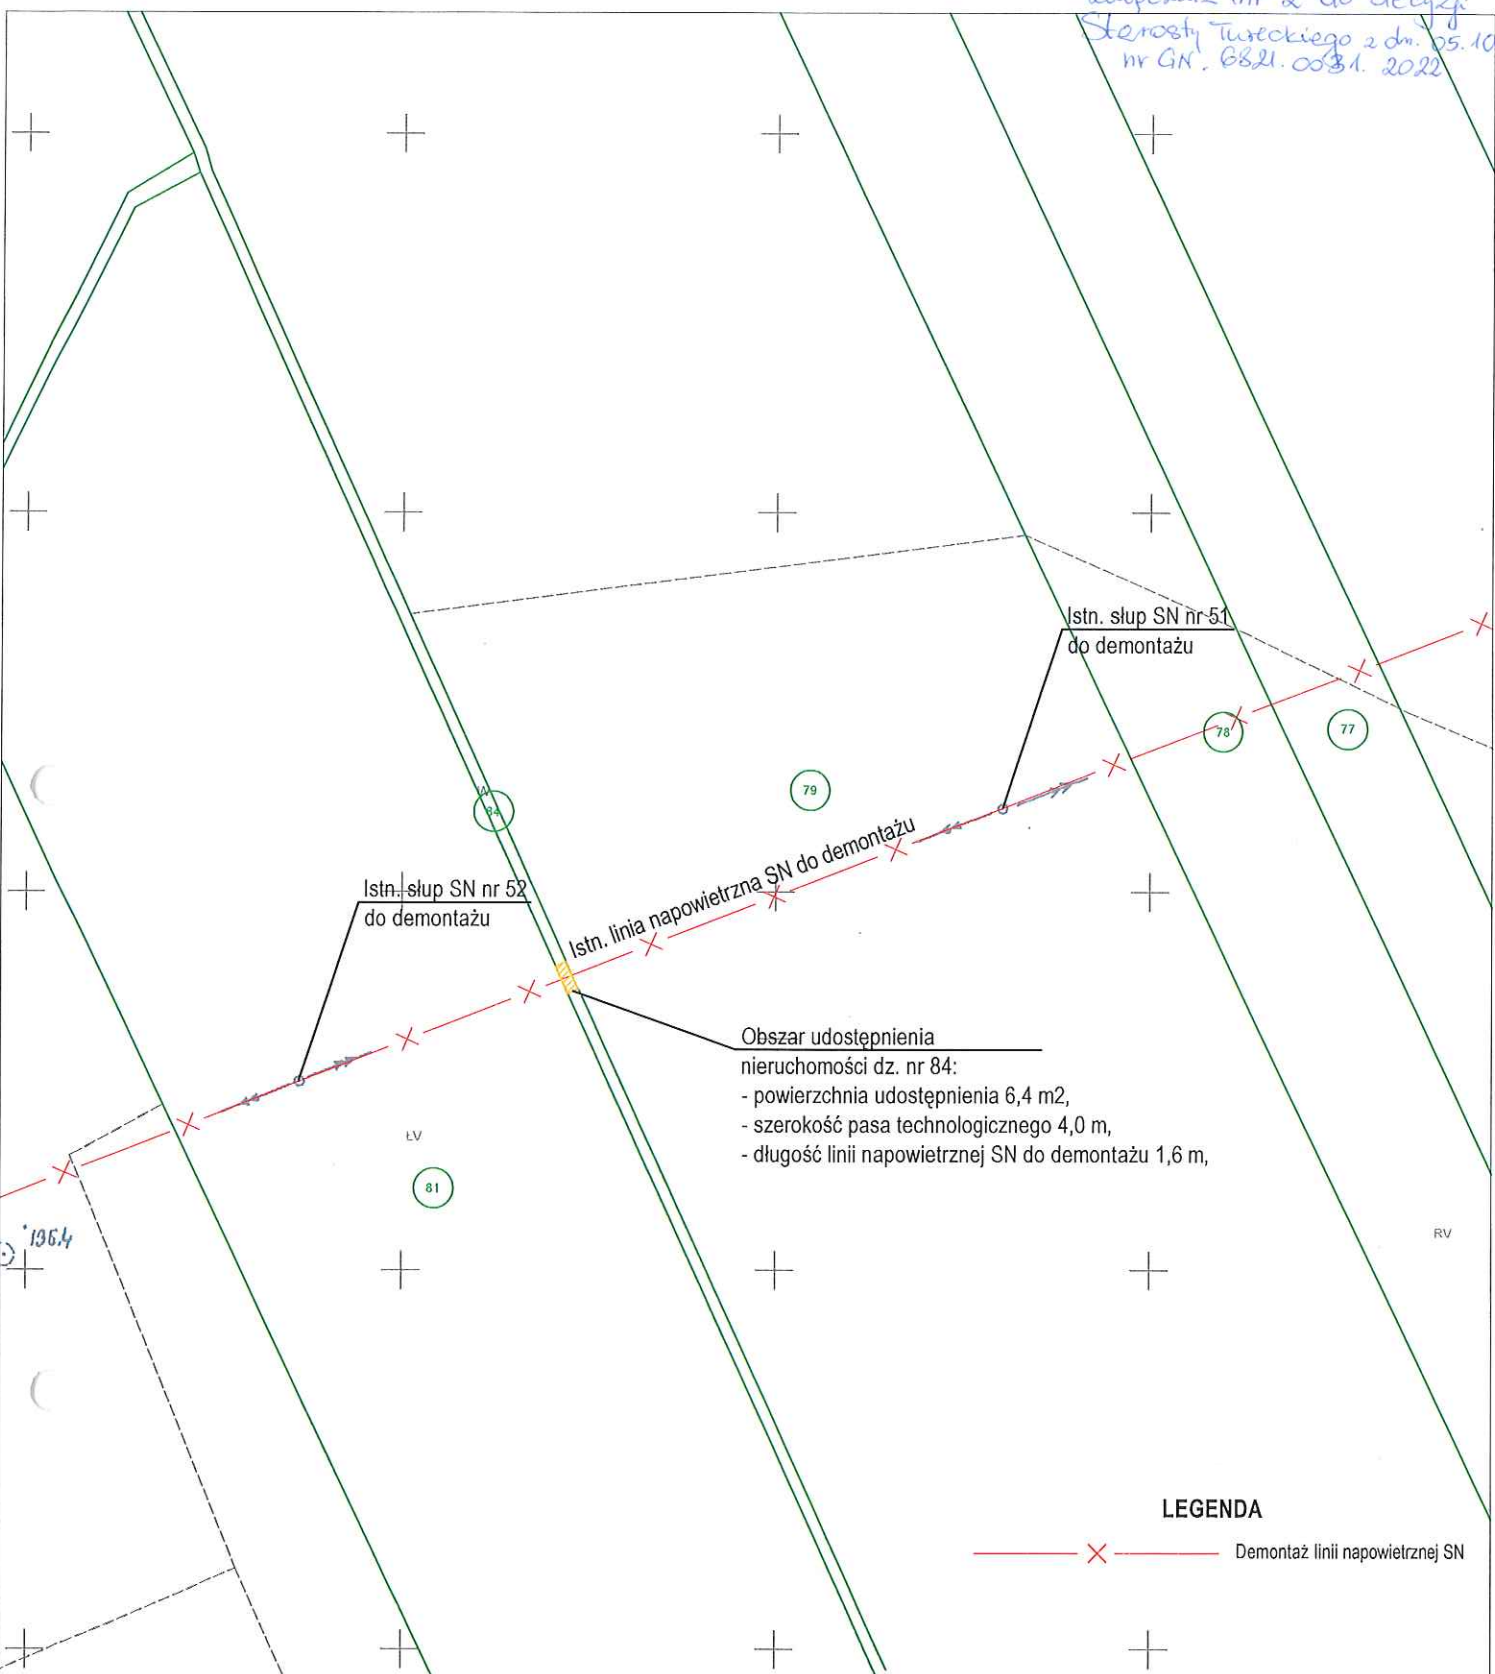

Obszar udostępnienia nieruchomości dz. nr 84:  
 - powierzchnia udostępnienia 6,4 m<sup>2</sup>,  
 - szerokość pasa technologicznego 4,0 m,  
 - długość linii napowietrznej SN do demontażu 1,6 m,


**LEGENDA**

— X — Demontaż linii napowietrznej SN

**Projekt zagospodarowania terenu - demontaże**

|   |  |   |  |
|---|--|---|--|
|   |  | ELMONT s.c.<br>Michałów Drugi 32A, 62-860 Opatówek<br>tel/fax +48 62 761 99 55, tel. +48 62 761 93 33 |  |
| <b>TEMAT:</b> Budowa linii kablowych średniego napięcia, linii kablowych niskiego napięcia i stacji transformatorowych SN/nN wraz z demontażem linii napowietrznych SN i nN w m. Dzierzbołki gm. Kawęczyn |  |   |  |
| <b>STADIUM:</b>   | PROJEKT BUDOWLANY  | <b>PODPISY</b>  | <b>UMOWA</b> KJ01650/20  |
| <b>PROJEKTANT:</b>  | mgr inż. Katarzyna Wójcik<br>upr. nr LOD14216/PWBE/20<br>spec. instalacyjna w zakresie sieci, instalacji i urządzeń elektrycznych i elektroenergetycznych  |                  | <b>OBI</b> OBMS/46/18739   |
| <b>ASYSTENCI:</b>   | mgr inż. Bartłomiej Łańduch  |                  | <b>WP</b> 196/0/2018/48MZE   |
| <b>ADRES</b>  | Nr jednostki ewid. 302704_2 - Cmina Kawęczyn, obręb nr 0005 Dzierzbołki m. Dzierzbołki gm. Kawęczyn, dz. nr 79, 81, 84, 87, 92, 93, 429, 336, 244, 173, 172, 171, 165, 168, 162, 148, 133, 131/1, 132, 129/2, 128/3, 120, 119, 118/1, 99, 97, 45, 46, 47/1, 51, 427/1, 427/2, 430, 431 |   | <b>ST.</b> 60267, 60382  |
| <b>BRANŻA:</b> ELEKTRYCZNA  | <b>DATA:</b> Czerwiec 2022   | <b>SKALA:</b> 1:1000  | <b>INWESTOR</b><br>Energia Operator SA   |
|   |  |   | <b>OBIEKT</b><br>linie kablowe SN<br>linie kablowe nN<br>stacja transformatorowa ST10N<br>kategoria obiektu XXVI |
|   |  |   | <b>NR RYS:</b> D-03  |

Załącznik nr 3 do decyzji  
Starosty Tureckiego z dn. 05.10.2022  
nr I.GN.6822.0031.2022

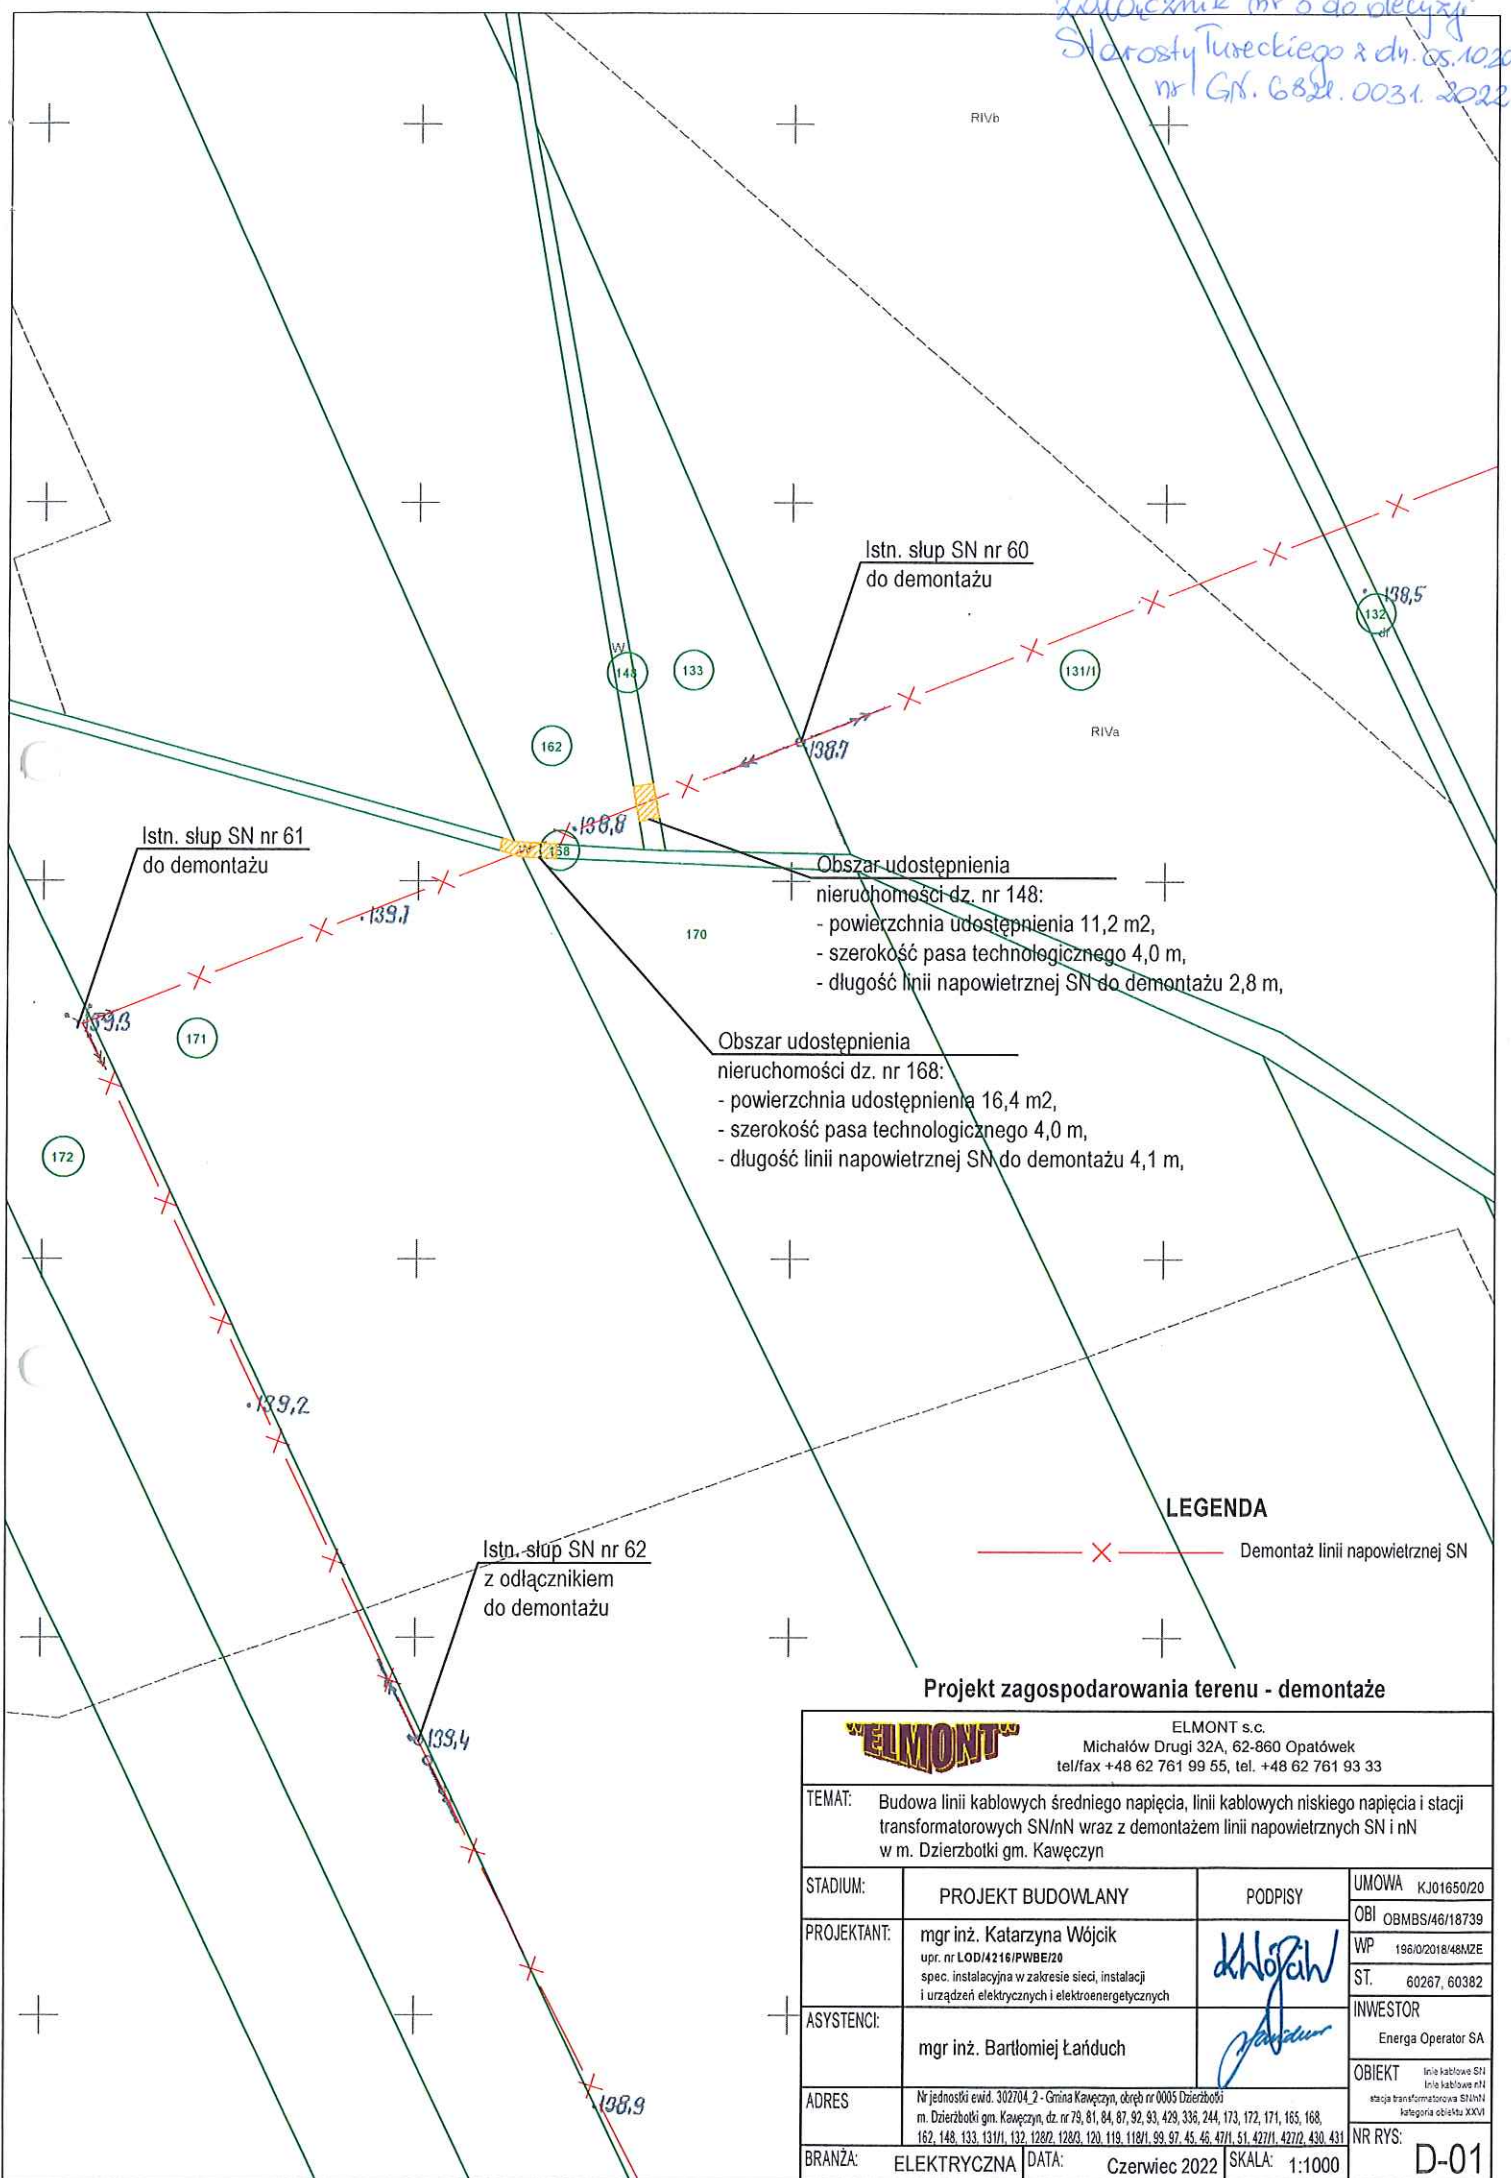

- Obszar udostępnienia**  
nieruchomości dz. nr 148:
- powierzchnia udostępnienia 11,2 m<sup>2</sup>,
  - szerokość pasa technologicznego 4,0 m,
  - długość linii napowietrznej SN do demontażu 2,8 m,
- Obszar udostępnienia**  
nieruchomości dz. nr 168:
- powierzchnia udostępnienia 16,4 m<sup>2</sup>,
  - szerokość pasa technologicznego 4,0 m,
  - długość linii napowietrznej SN do demontażu 4,1 m,

**LEGENDA**

— X — Demontaż linii napowietrznej SN

**Projekt zagospodarowania terenu - demontaże**

|  |  |  |   |
|--|--|--|---|
|  |  | ELMONT s.c.<br>Michałów Drugi 32A, 62-860 Opatówek<br>tel/fax +48 62 761 99 55, tel. +48 62 761 93 33  |   |
|  |  | TEMAT: Budowa linii kablowych średniego napięcia, linii kablowych niskiego napięcia i stacji transformatorowych SN/nN wraz z demontażem linii napowietrznych SN i nN w m. Dzierzbołki gm. Kawęczyn |   |
| STADIUM:   | PROJEKT BUDOWLANY  | PODPISY  | UMOWA KJ01650/20  |
| PROJEKTANT:  | mgr inż. Katarzyna Wójcik<br>upr. nr LOD/4216/PWBE/20<br>spec. instalacyjna w zakresie sieci, instalacji i urządzeń elektrycznych i elektroenergetycznych  |   | OBJ OBMB5/46/18739<br>WP 198/02018/48MZE<br>ST. 60267, 60382  |
| ASYSTENCI:   | mgr inż. Bartłomiej Łańduch  |   | INWESTOR<br>Energia Operator SA   |
| ADRES:   | Nr jednolity ewid. 302704_2 - Gmina Kawęczyn, obręb nr 0005 Dzierzbołki<br>m. Dzierzbołki gm. Kawęczyn, dz. nr 79, 81, 84, 87, 92, 93, 429, 336, 244, 173, 172, 171, 165, 168,<br>162, 148, 133, 131/1, 132, 1282, 1283, 120, 119, 118/1, 99, 97, 45, 46, 47/1, 51, 427/1, 427/2, 430, 431 |  | OBIEKT<br>linia kablowa SN<br>linia kablowa nN<br>stacja transformatorowa SN/nN<br>kategoria obiektu XXVI |
| BRANŻA:  | ELEKTRYCZNA  | DATA:  | Czerwiec 2022   |
|  |  | SKALA:   | 1:1000  |
|  |  |  | NR RYS:<br><b>D-01</b>  |